


# RZUT PARTERU 1:100

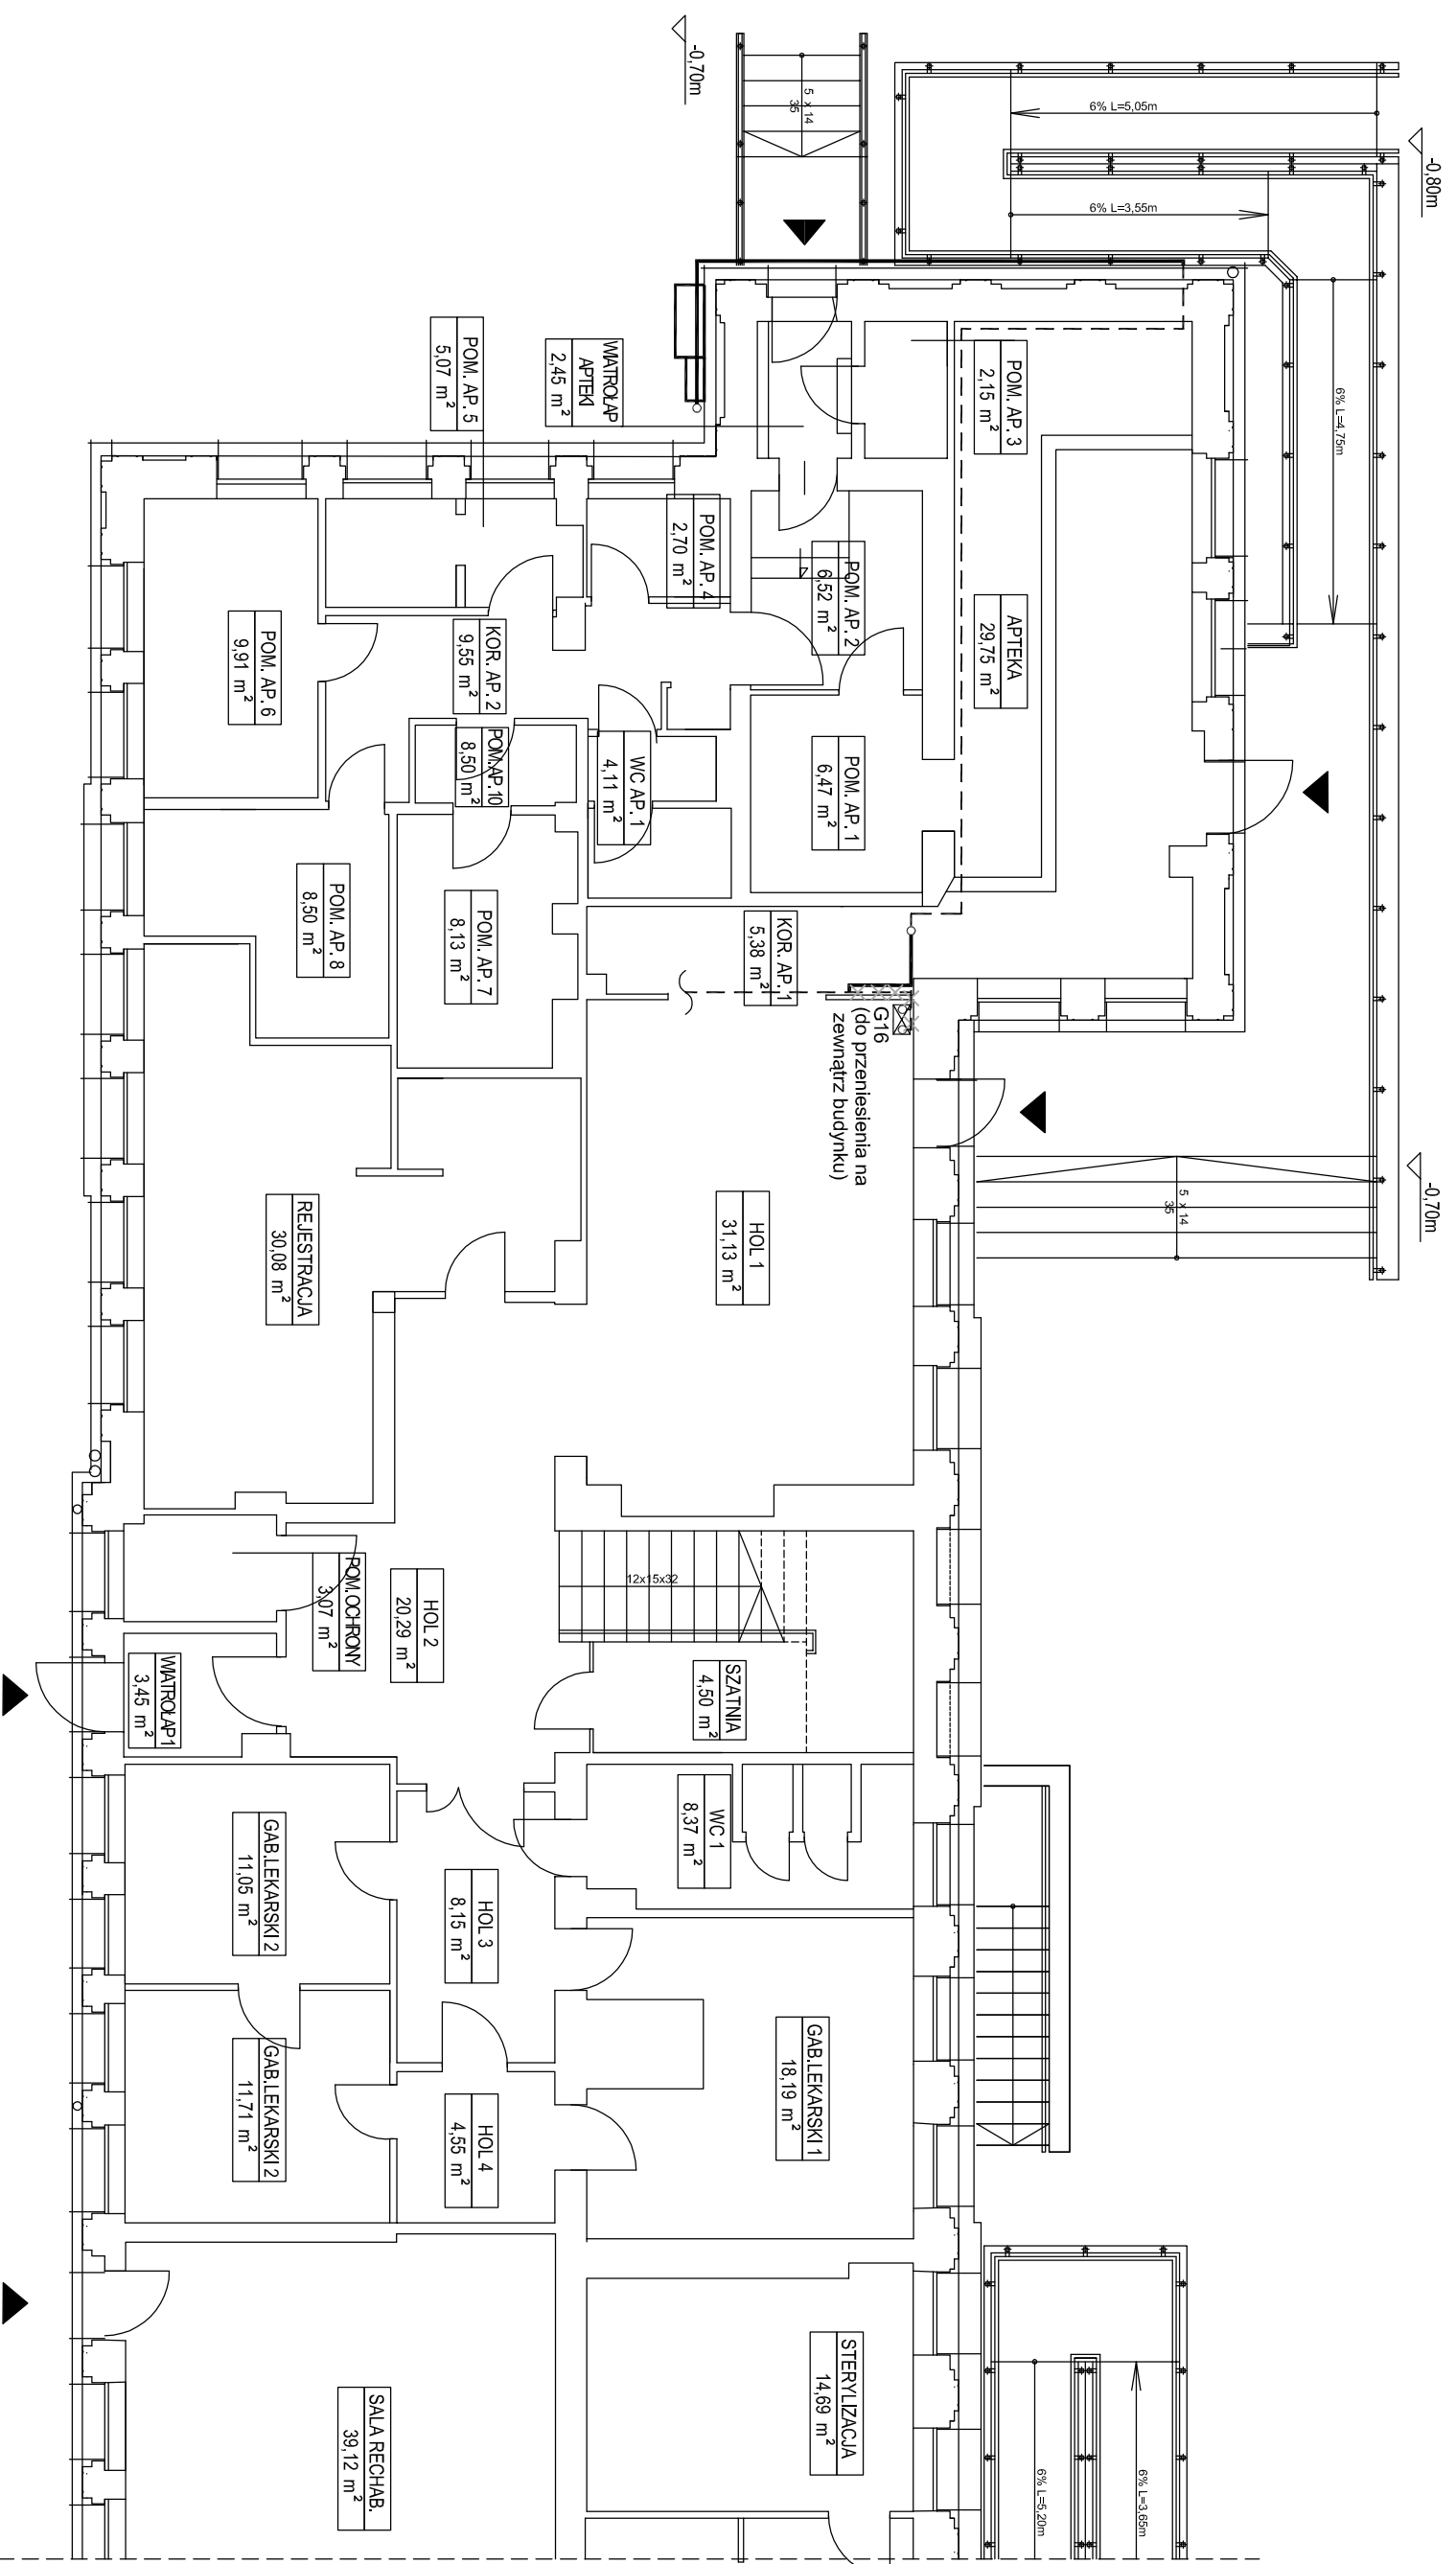

## LEGENDA:

- Projektowane oddinki instalacji gazowej
- Istniejące oddinki instalacji gazowej do likwidacji
- Istniejące oddinki instalacji gazowej do pozostawienia

	Inwestor: Miejskie Centrum Medyczne "GÓRNA" w Łodzi ul. Felitskiego 7 93-252 Łódź	Adres inwestycji: Łódź, ul. Odzianska 29	Data opracowania: kwiecień 2017
	Rodzaj dokumentacji: Projekt przebudowy instalacji wewnętrznej gazu	Treść rysunku: Instalacja wewnętrzna gazu - rzut parteru	Skala: 1:100
Projektant: "MIKO" Marcin Kozlikowski ul. Hubala 2 m. 42 94-048 Łódź			