


# RZUT PIWNIC 1:100

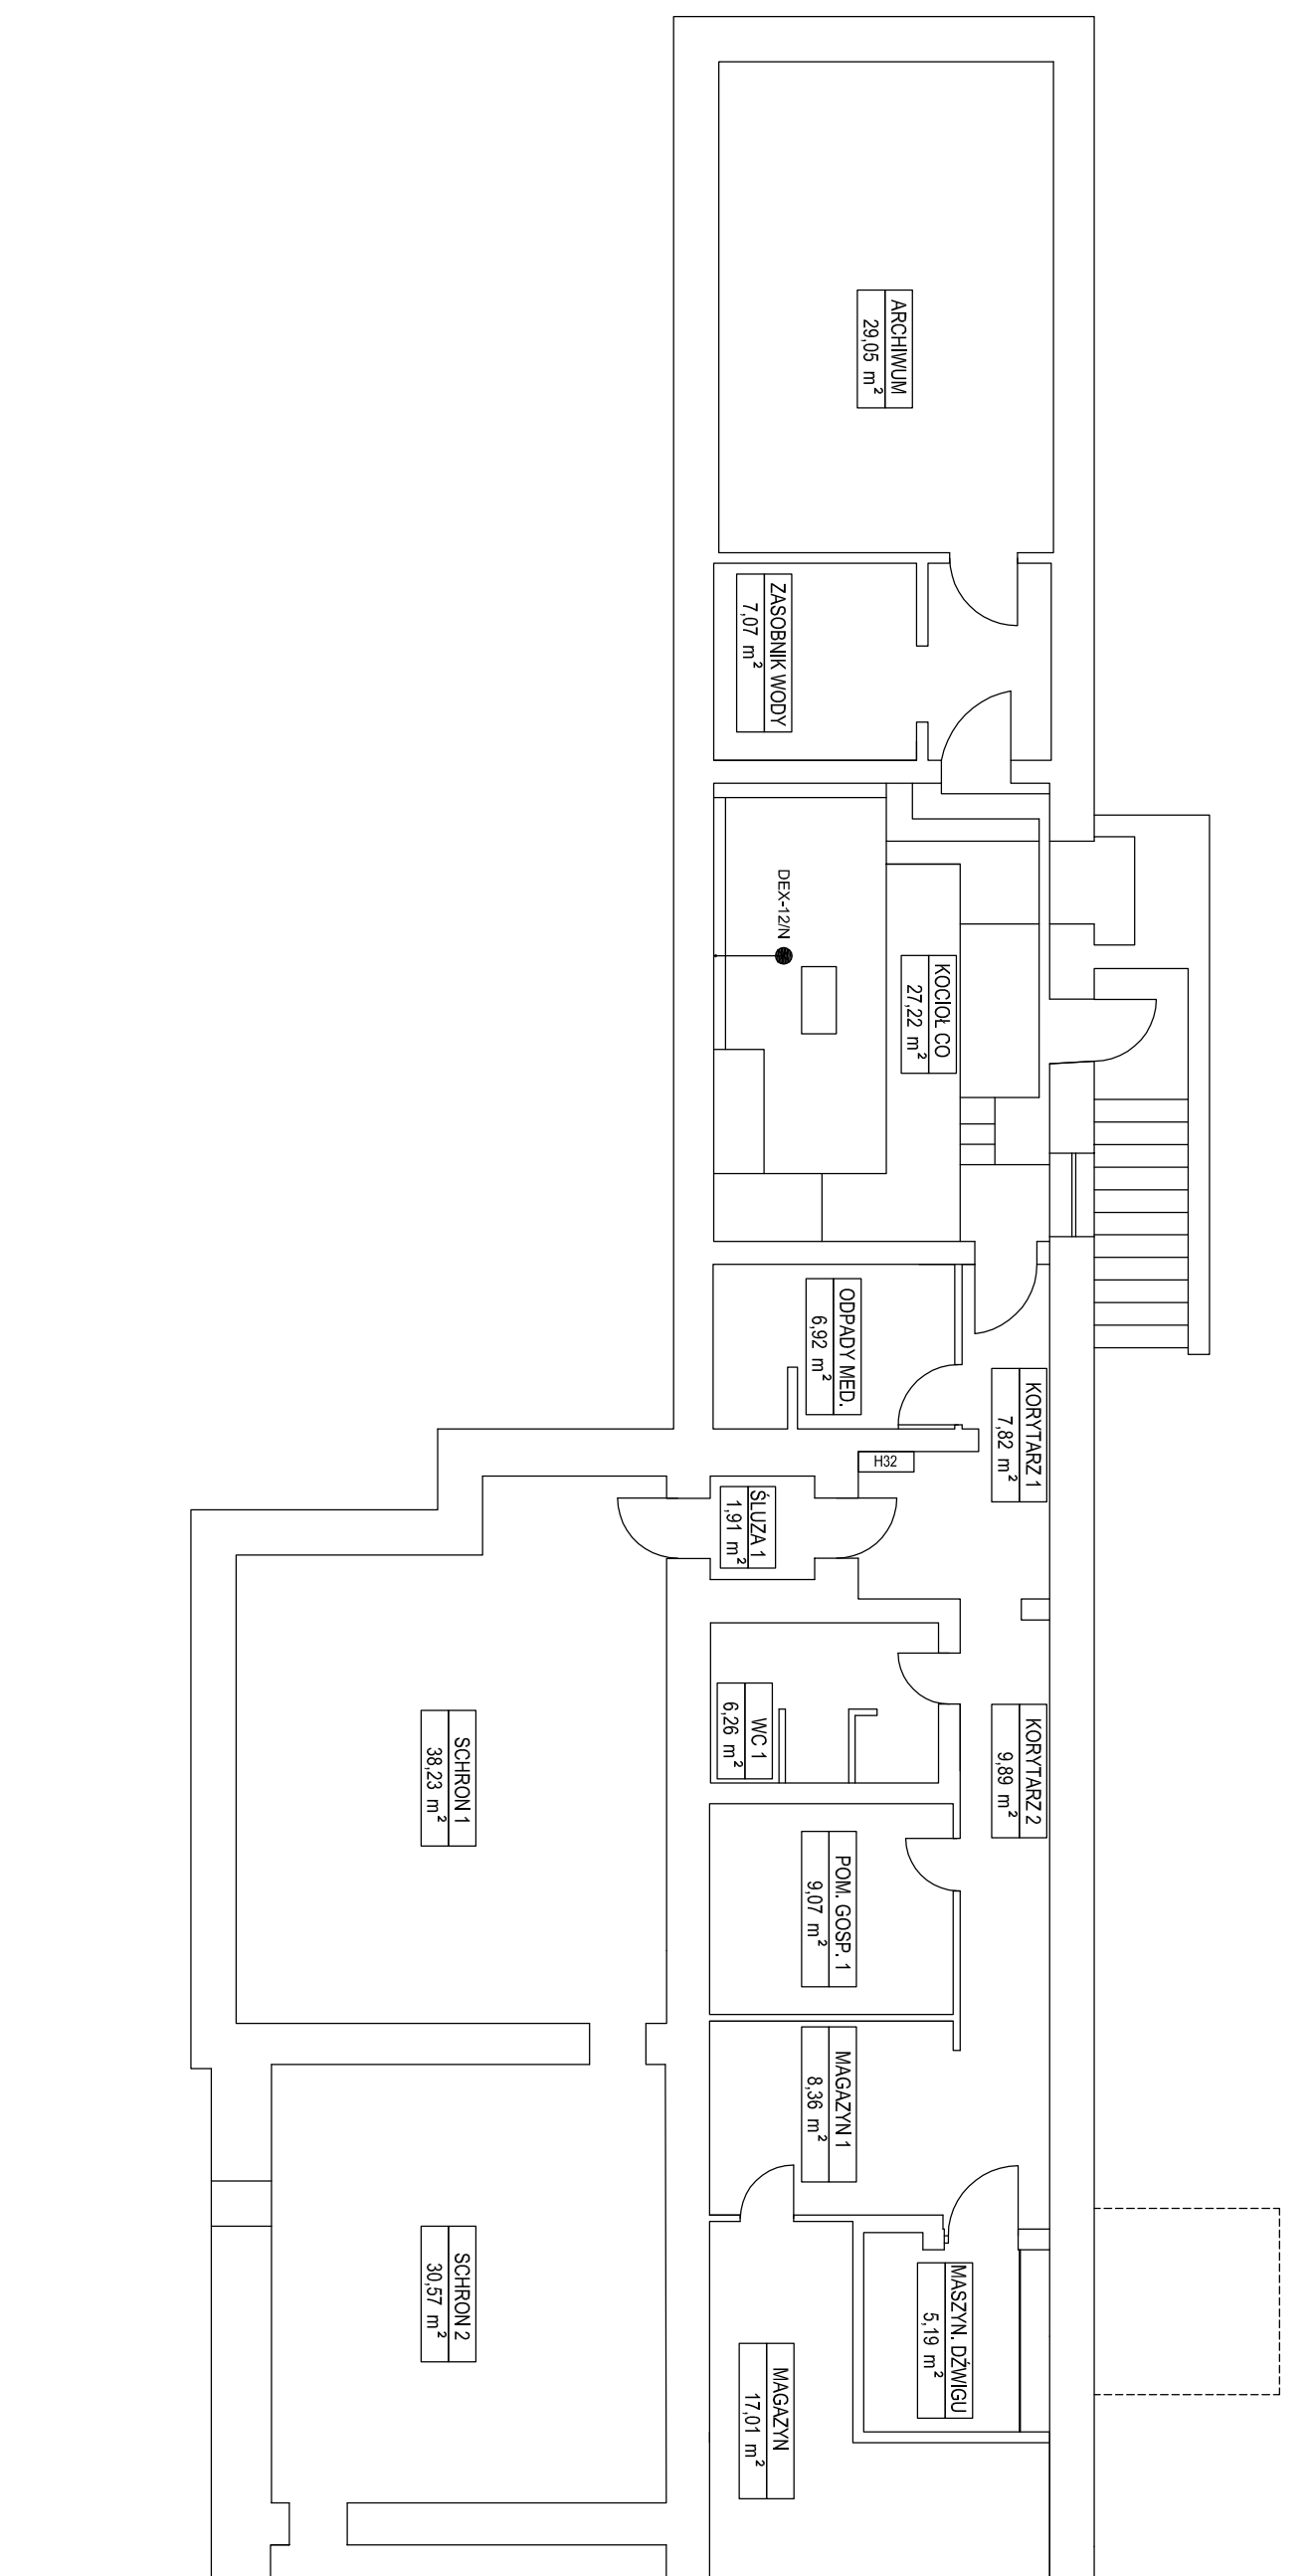

"NIKO"  
Marcin Kozlikowski  
ul. Hubala 2 m. 42  
94-048 Łódź

Investor:  
Miejskie Centrum Medyczne "GÓRNA" w Łodzi  
ul. Felńskiego 7  
93-252 Łódź

Rodzaj dokumentacji:  
Projekt przebudowy instalacji wewnętrznej gazu

Adres inwestycji:  
Łódź, ul. Odzianańska 29

Treść rysunku:

Schemat połączeń aktywnego systemu zabezpieczeń - piwnice

Data opracowania:  
kwiecień 2017

Skala:

1:100

Numer rysunku:

6